



Brno, Barvičova II, Kaplanova - rekonstrukce


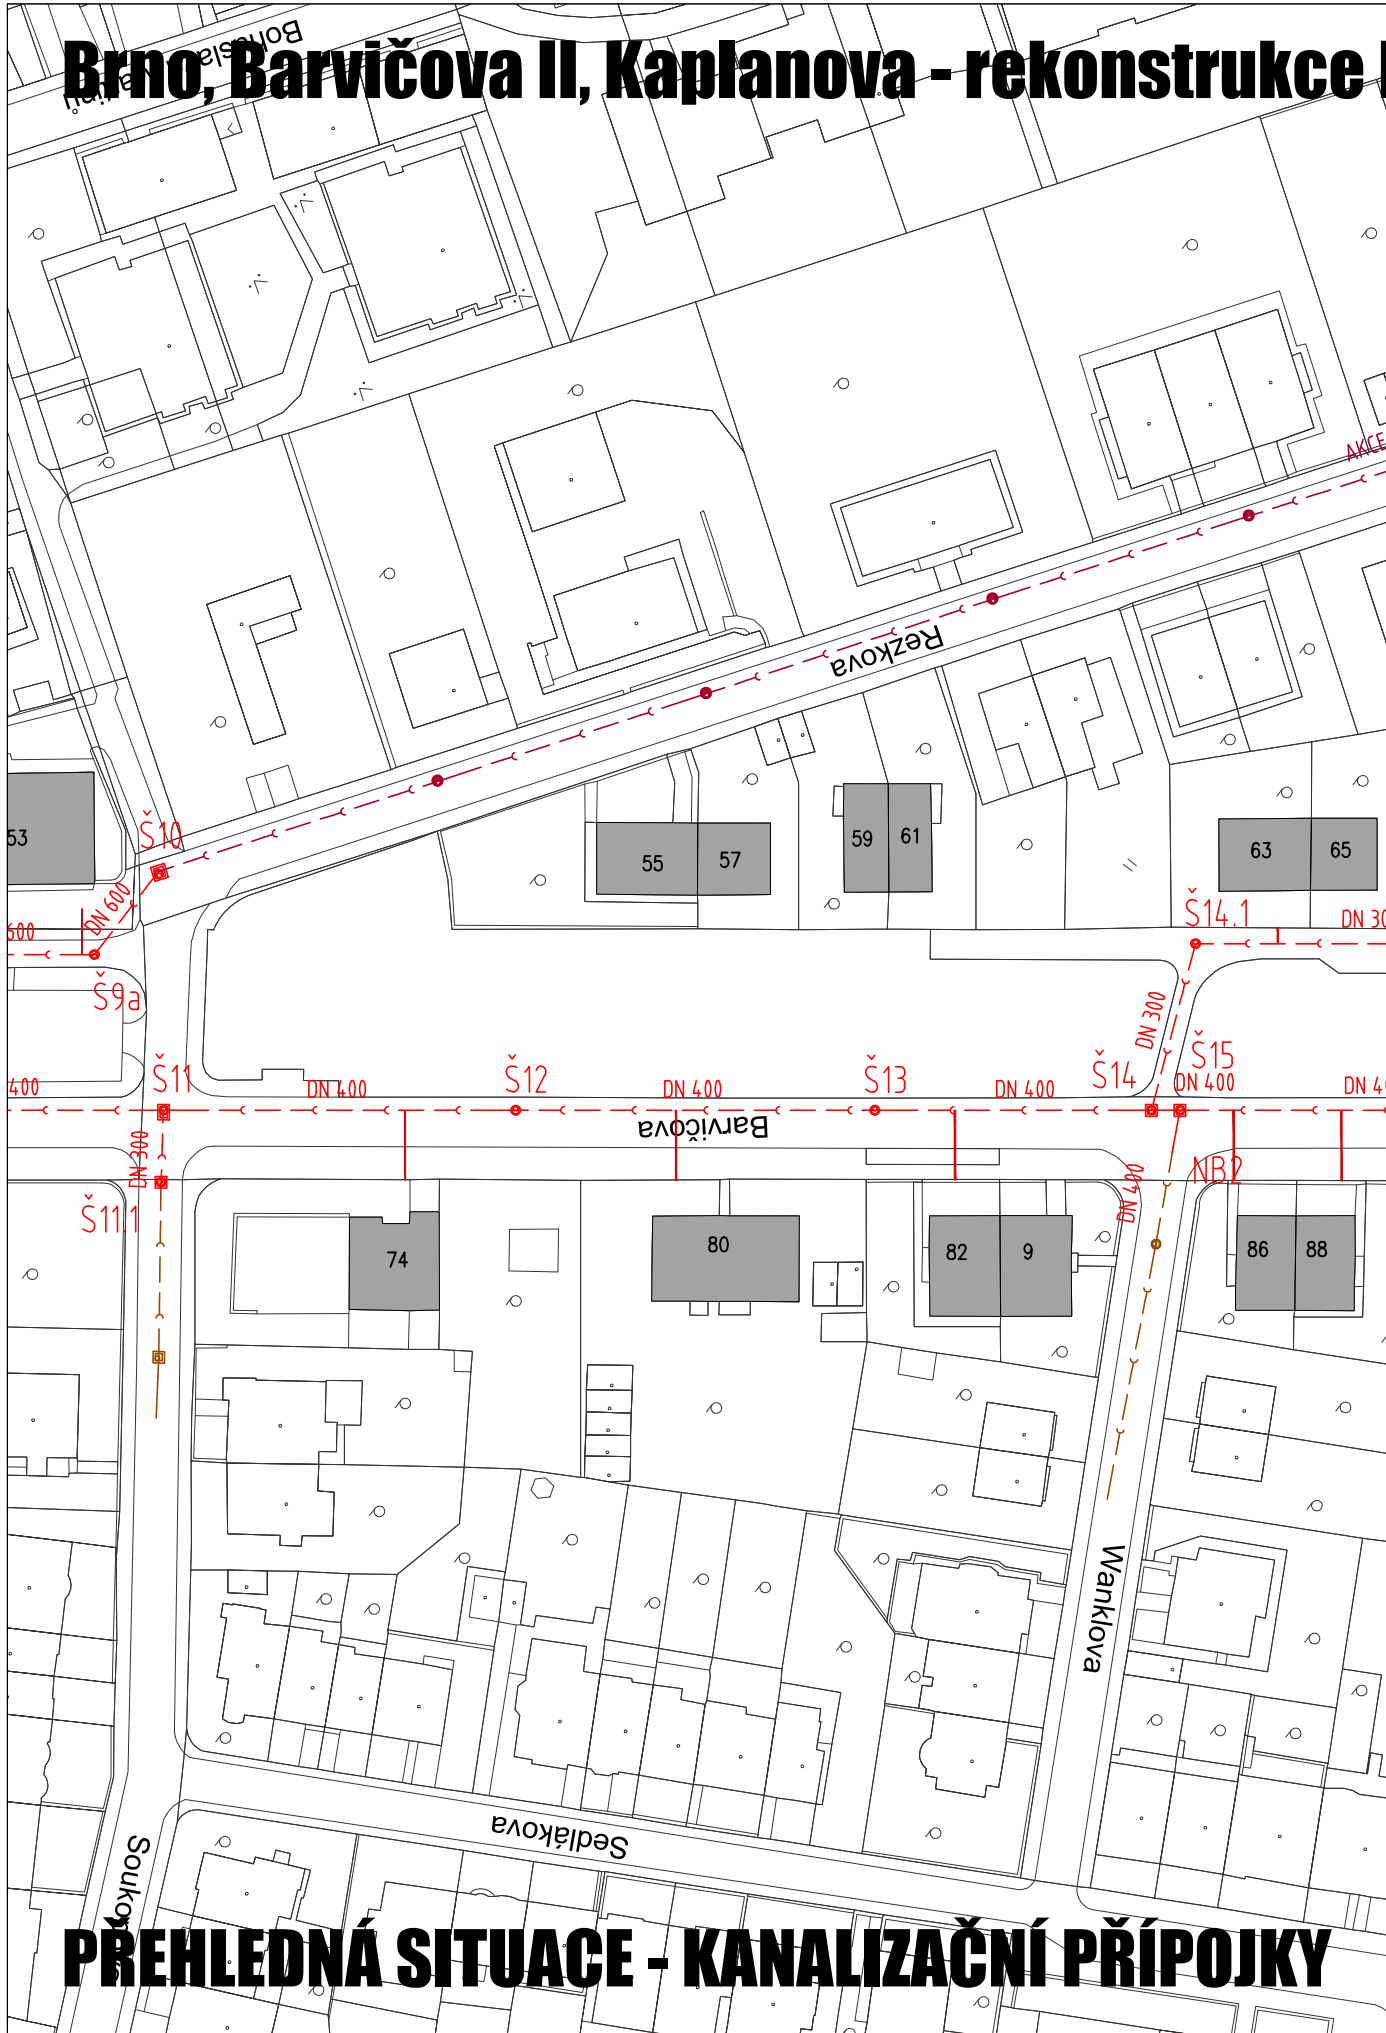


PŘEHLEDNÁ SITUACE - KANALIZAČNÍ PŘÍPOJKY

kanalizace a vodovodu

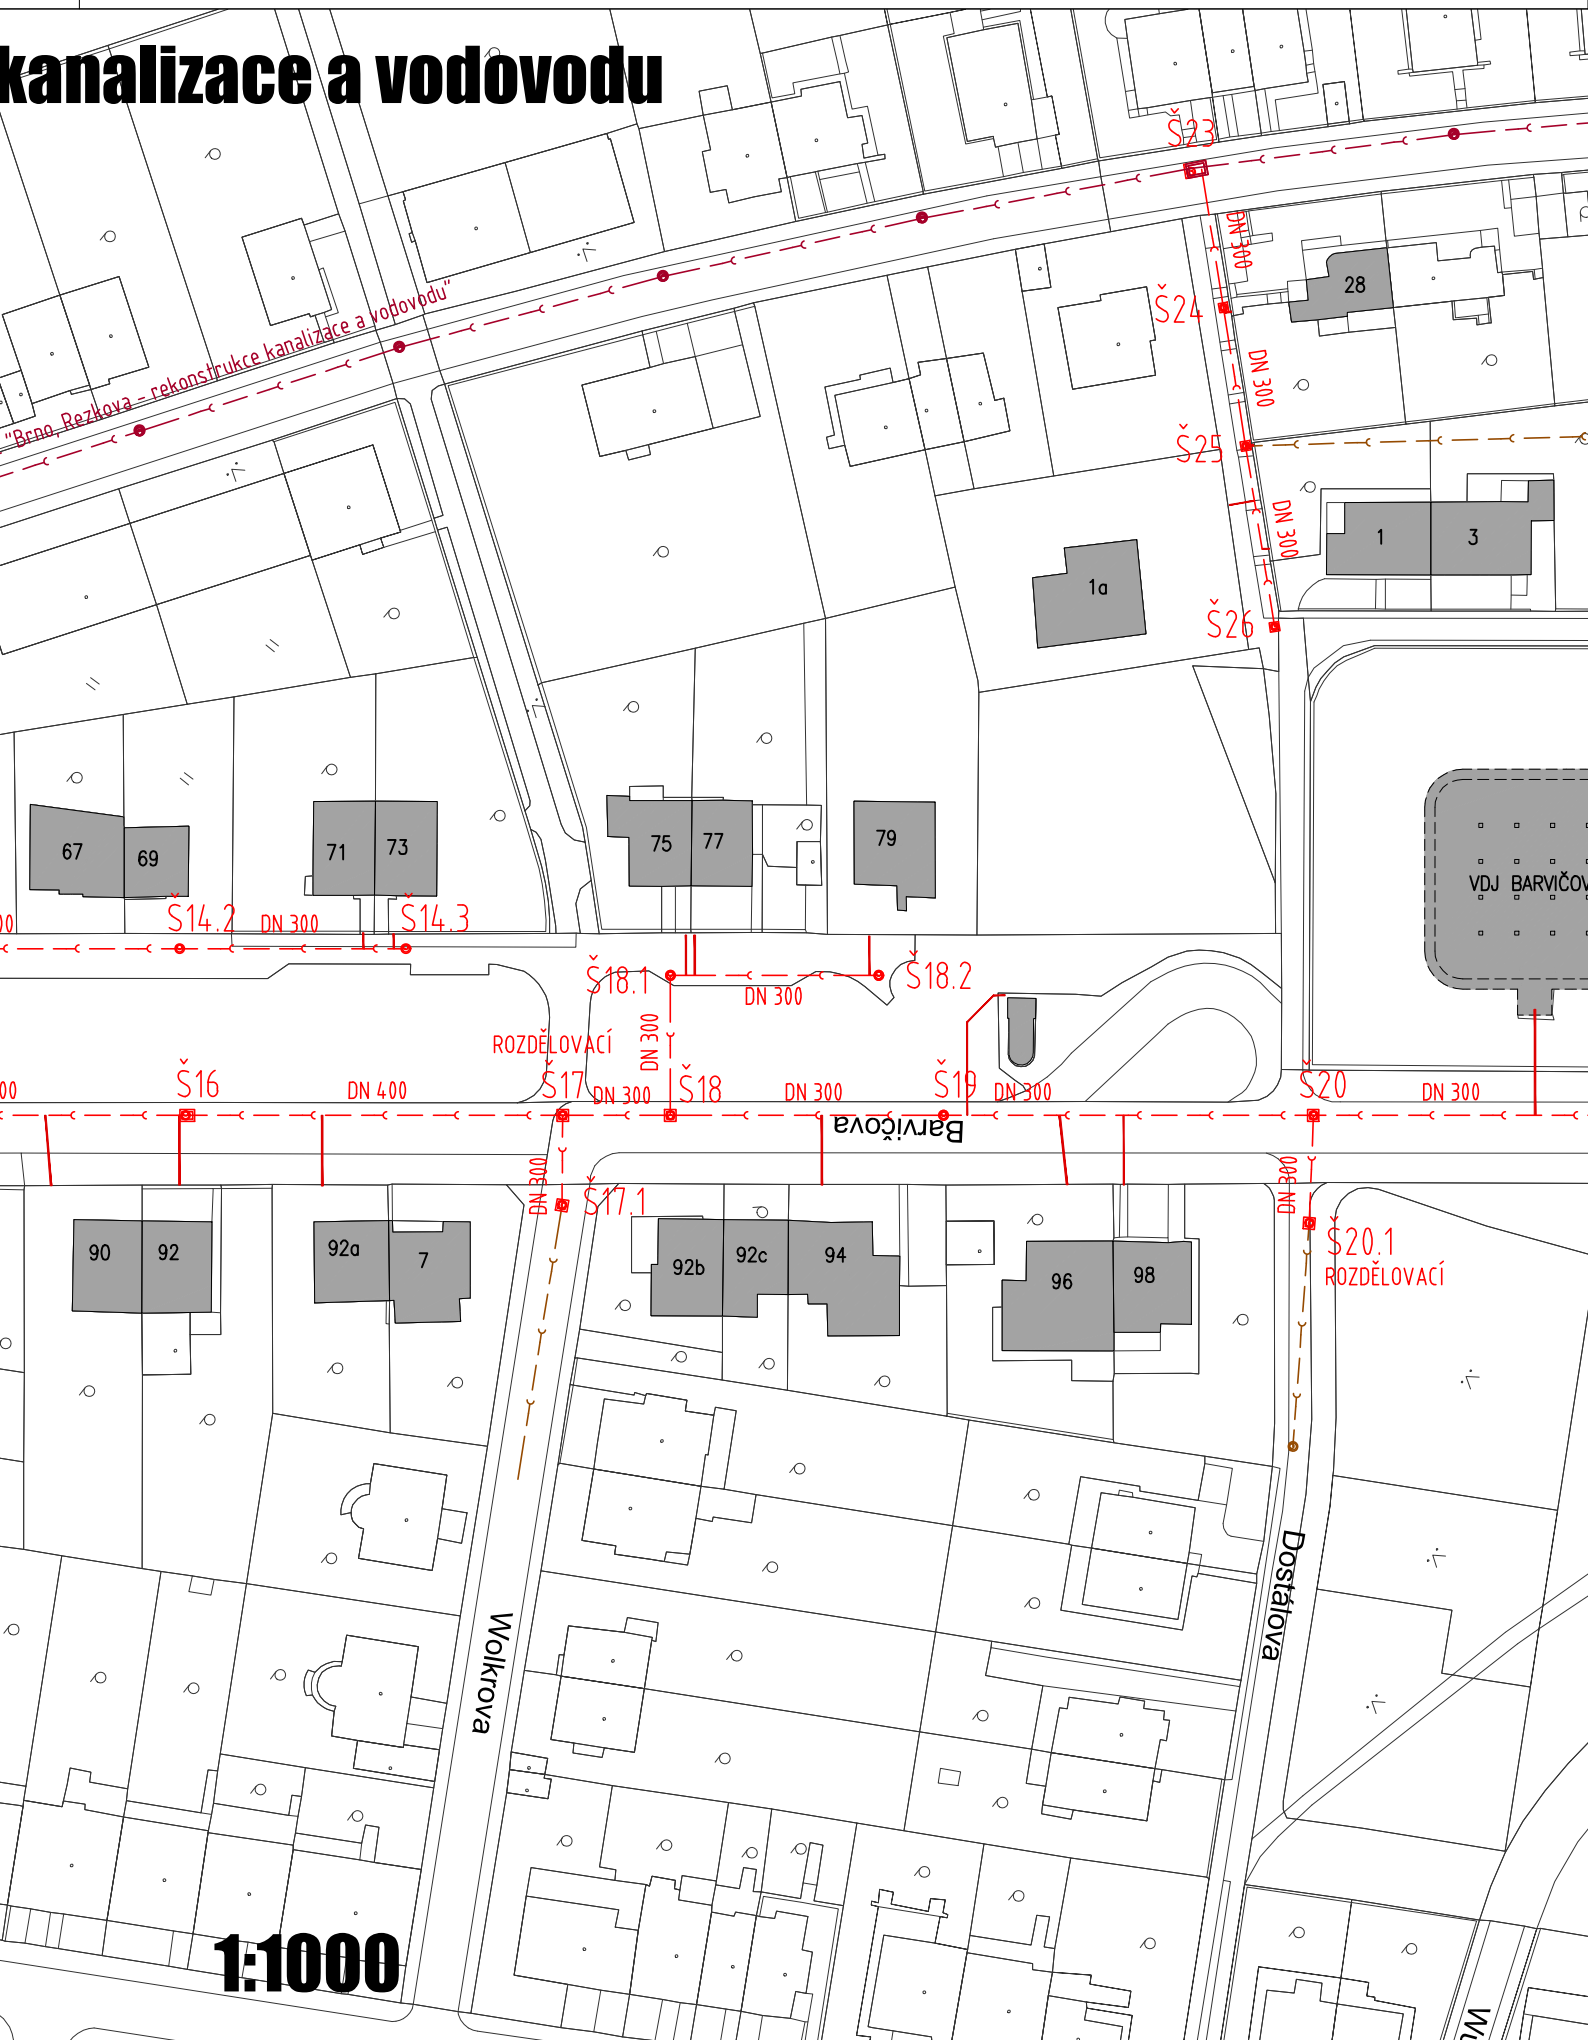

1:1000

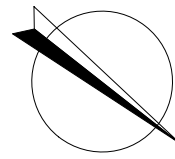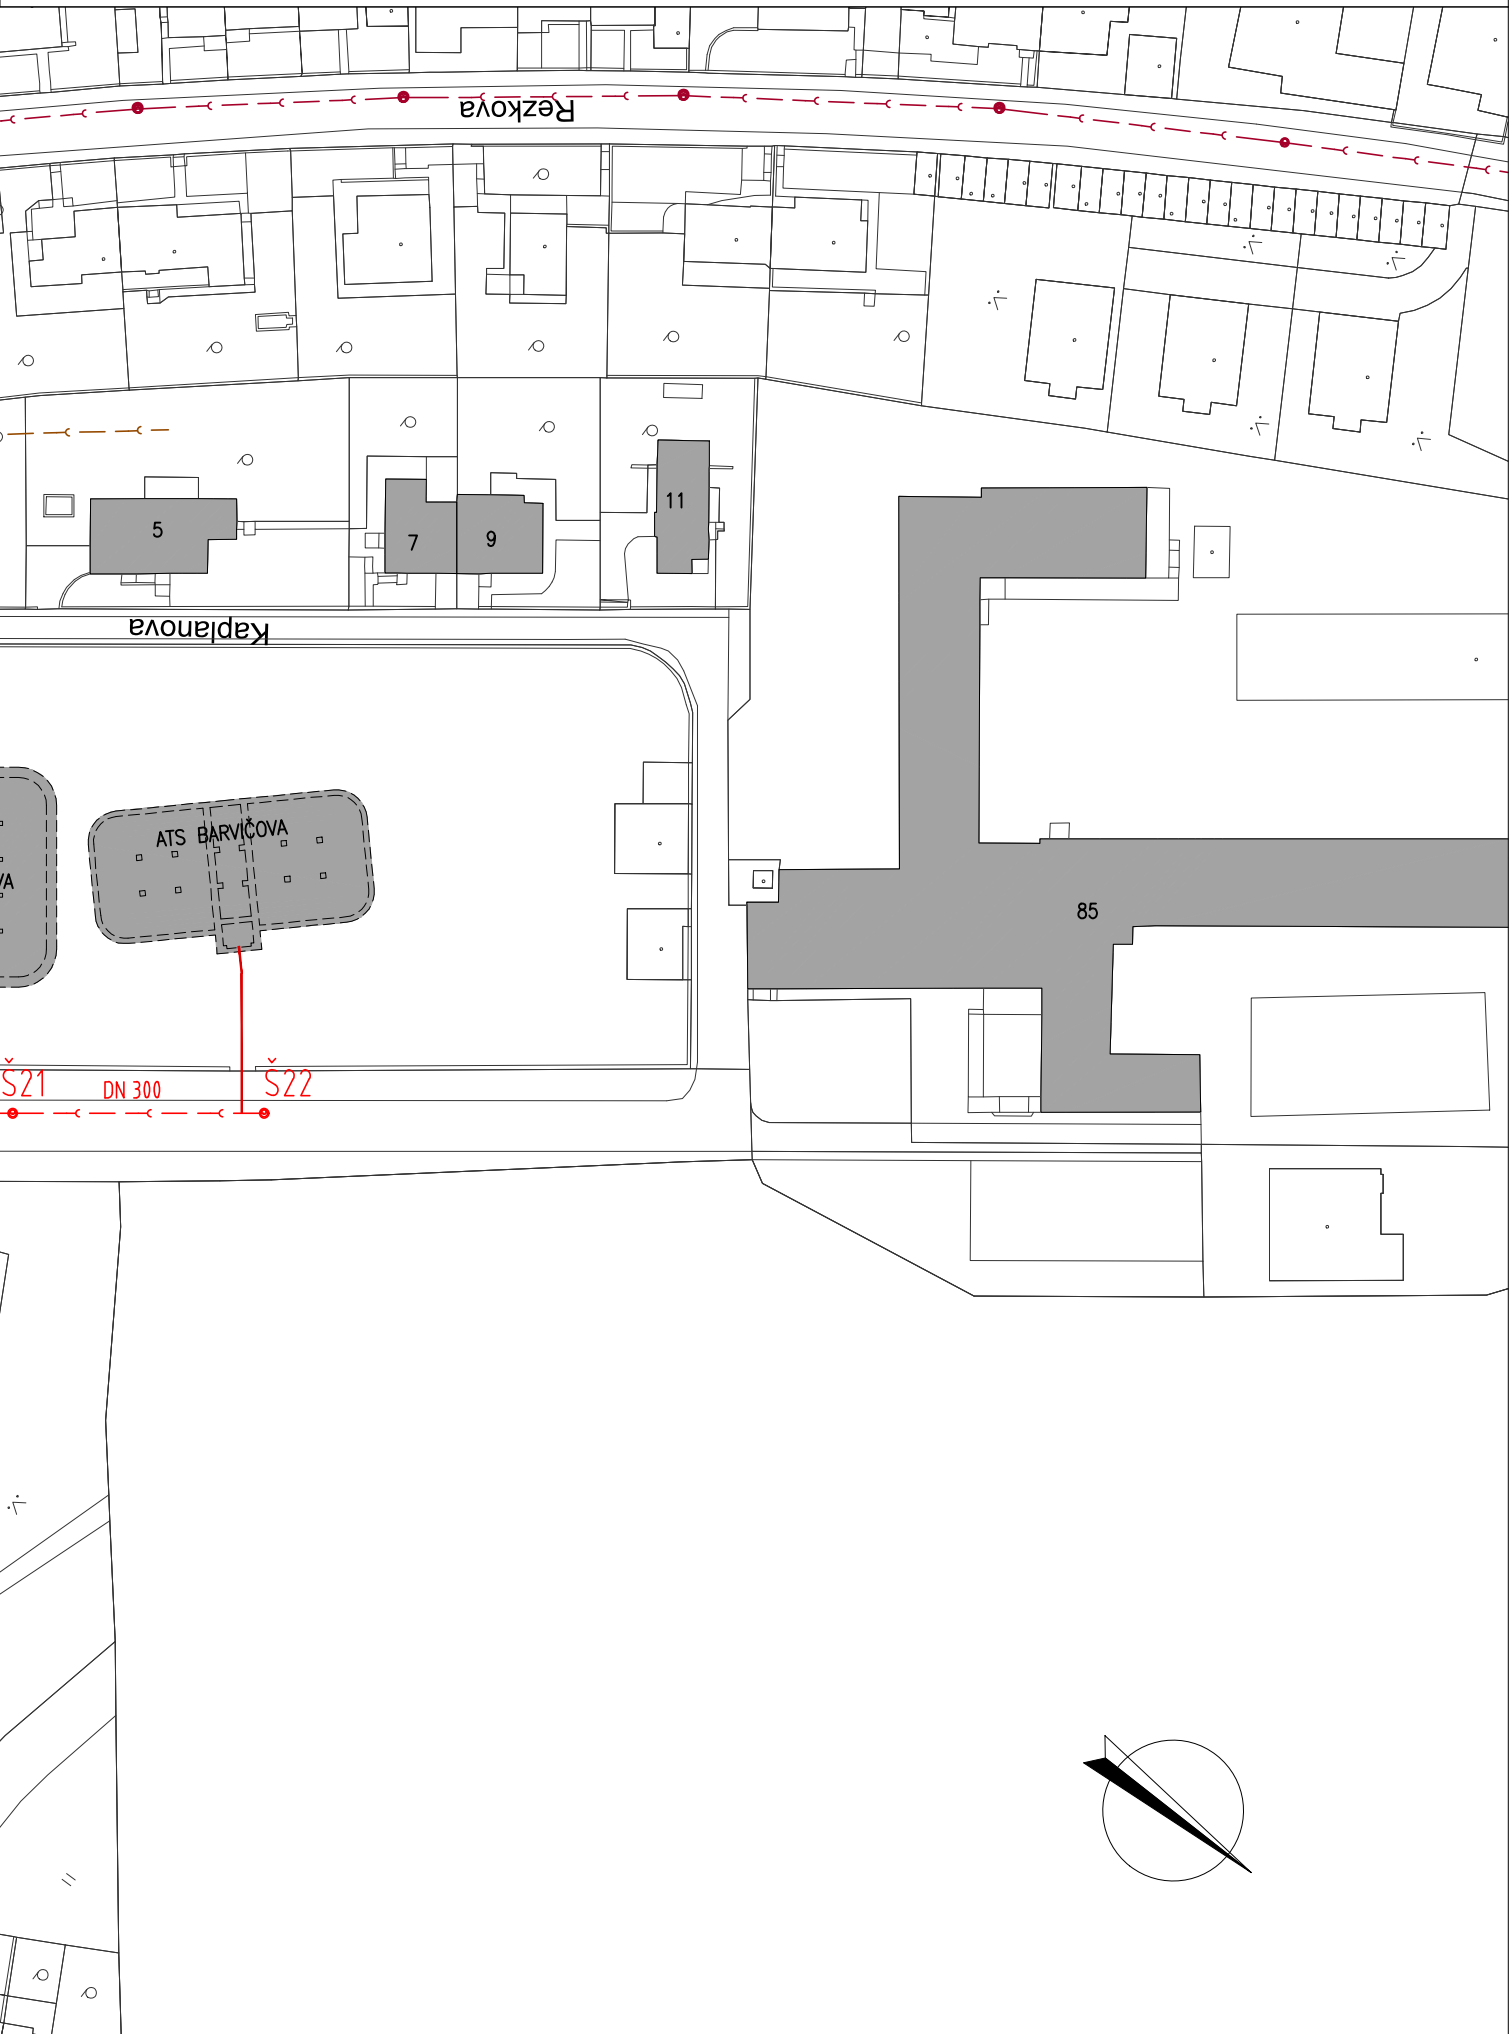

LEGENDA STÁVAJÍCÍCH INŽENÝRSKÝCH SÍTÍ:

— < — < — KANALIZACE

LEGENDA NÁVRHOVÝCH INŽENÝRSKÝCH SÍTÍ:

— < — < — KANALIZACE
———— KANALIZAČNÍ PŘÍPOJKA

LEGENDA KOORDINOVANÝCH INŽENÝRSKÝCH SÍTÍ:

AKCE "Brno, Rezkova - rekonstrukce kanalizace a vodovodu" (zpracovatel: AQUA PROCON, s.r.o., 06/2023)

— < — < — KANALIZACE



PROKAN smart, s.r.o.

Píškova 585/4, 635 00 Brno
www.prokansmart.cz

Stavebník:

Statutární město Brno
Dominikánské nám. 196/1, 602 00 Brno

Vedoucí projektu:

Ing. Tomáš Frajt

Vypracoval:

Ing. Tomáš Frajt

Schválil:

doc. Ing. Petr Hlušík, Ph.D.

Inženýrská činnost:

Brněnské vodárny a kanalizace, a.s.
Pisárecká 555/1a, 603 00 Brno

Akce:

**Brno, Barvičova II, Kaplanova
- rekonstrukce kanalizace a vodovodu**

Měřítko:

1:1000

Datum:

08/2023

Stupeň PD:

DUSP, PS

Číslo zakázky:

22 062

Příloha:

PŘEHLEDNÁ SITUACE - KANALIZAČNÍ PŘÍPOJKY

Paré:

Číslo přílohy:

D.2.2.2