




Brno, Barvičova II, Kaplanova - rekonstrukce

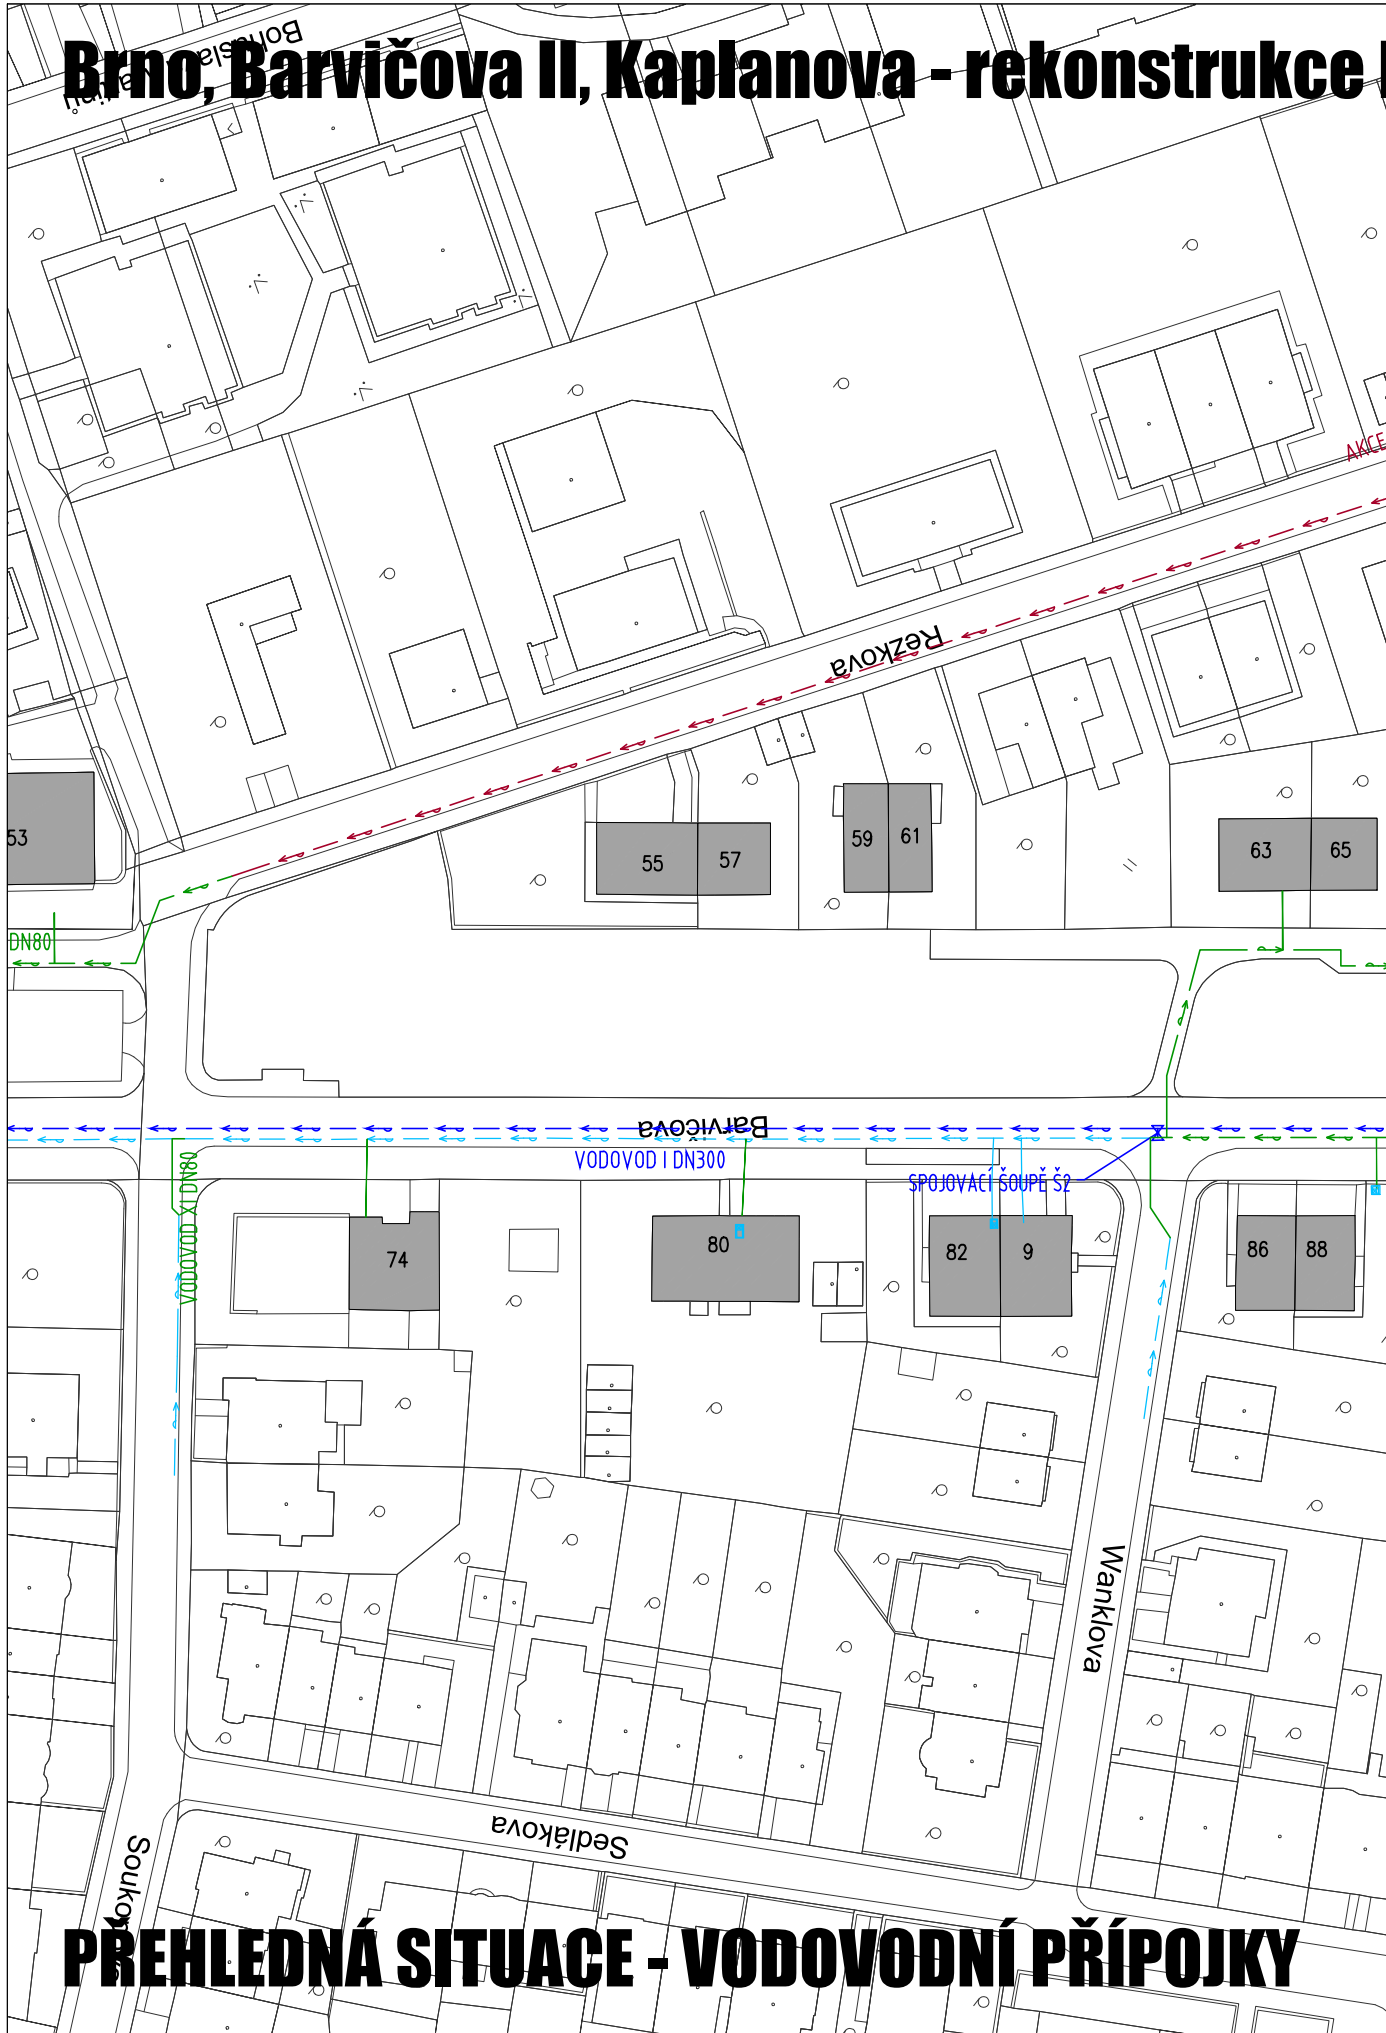

PŘEHLEDNÁ SITUACE - VODOVODNÍ PŘÍPOJKY

kanalizace a vodovodu

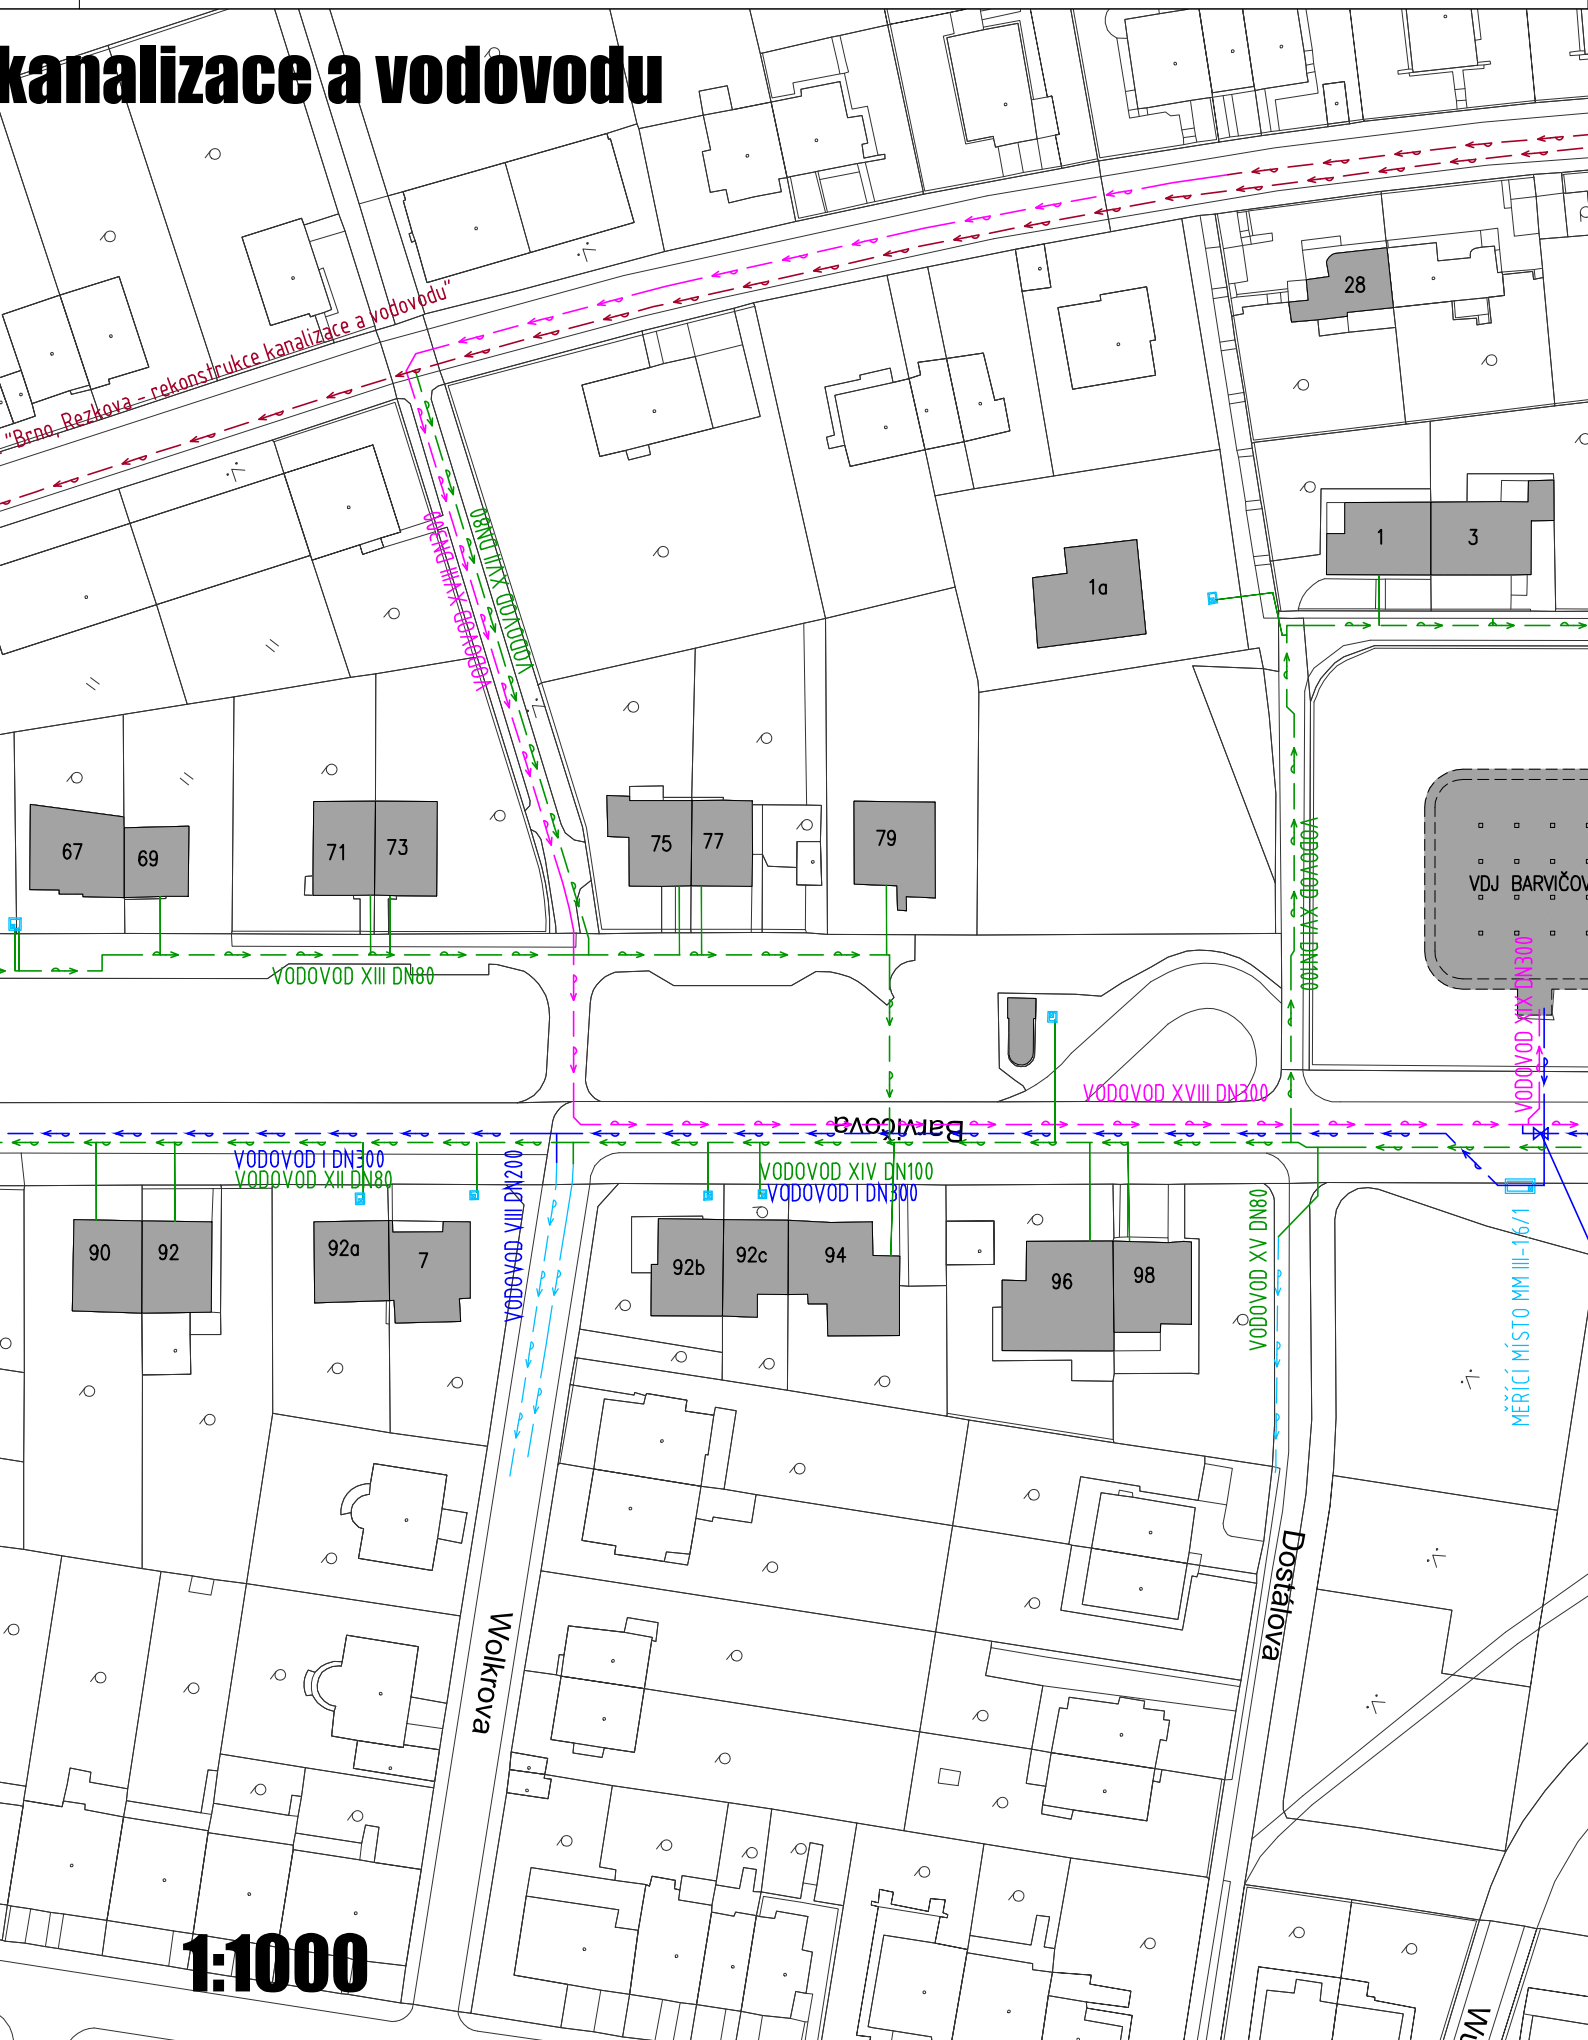

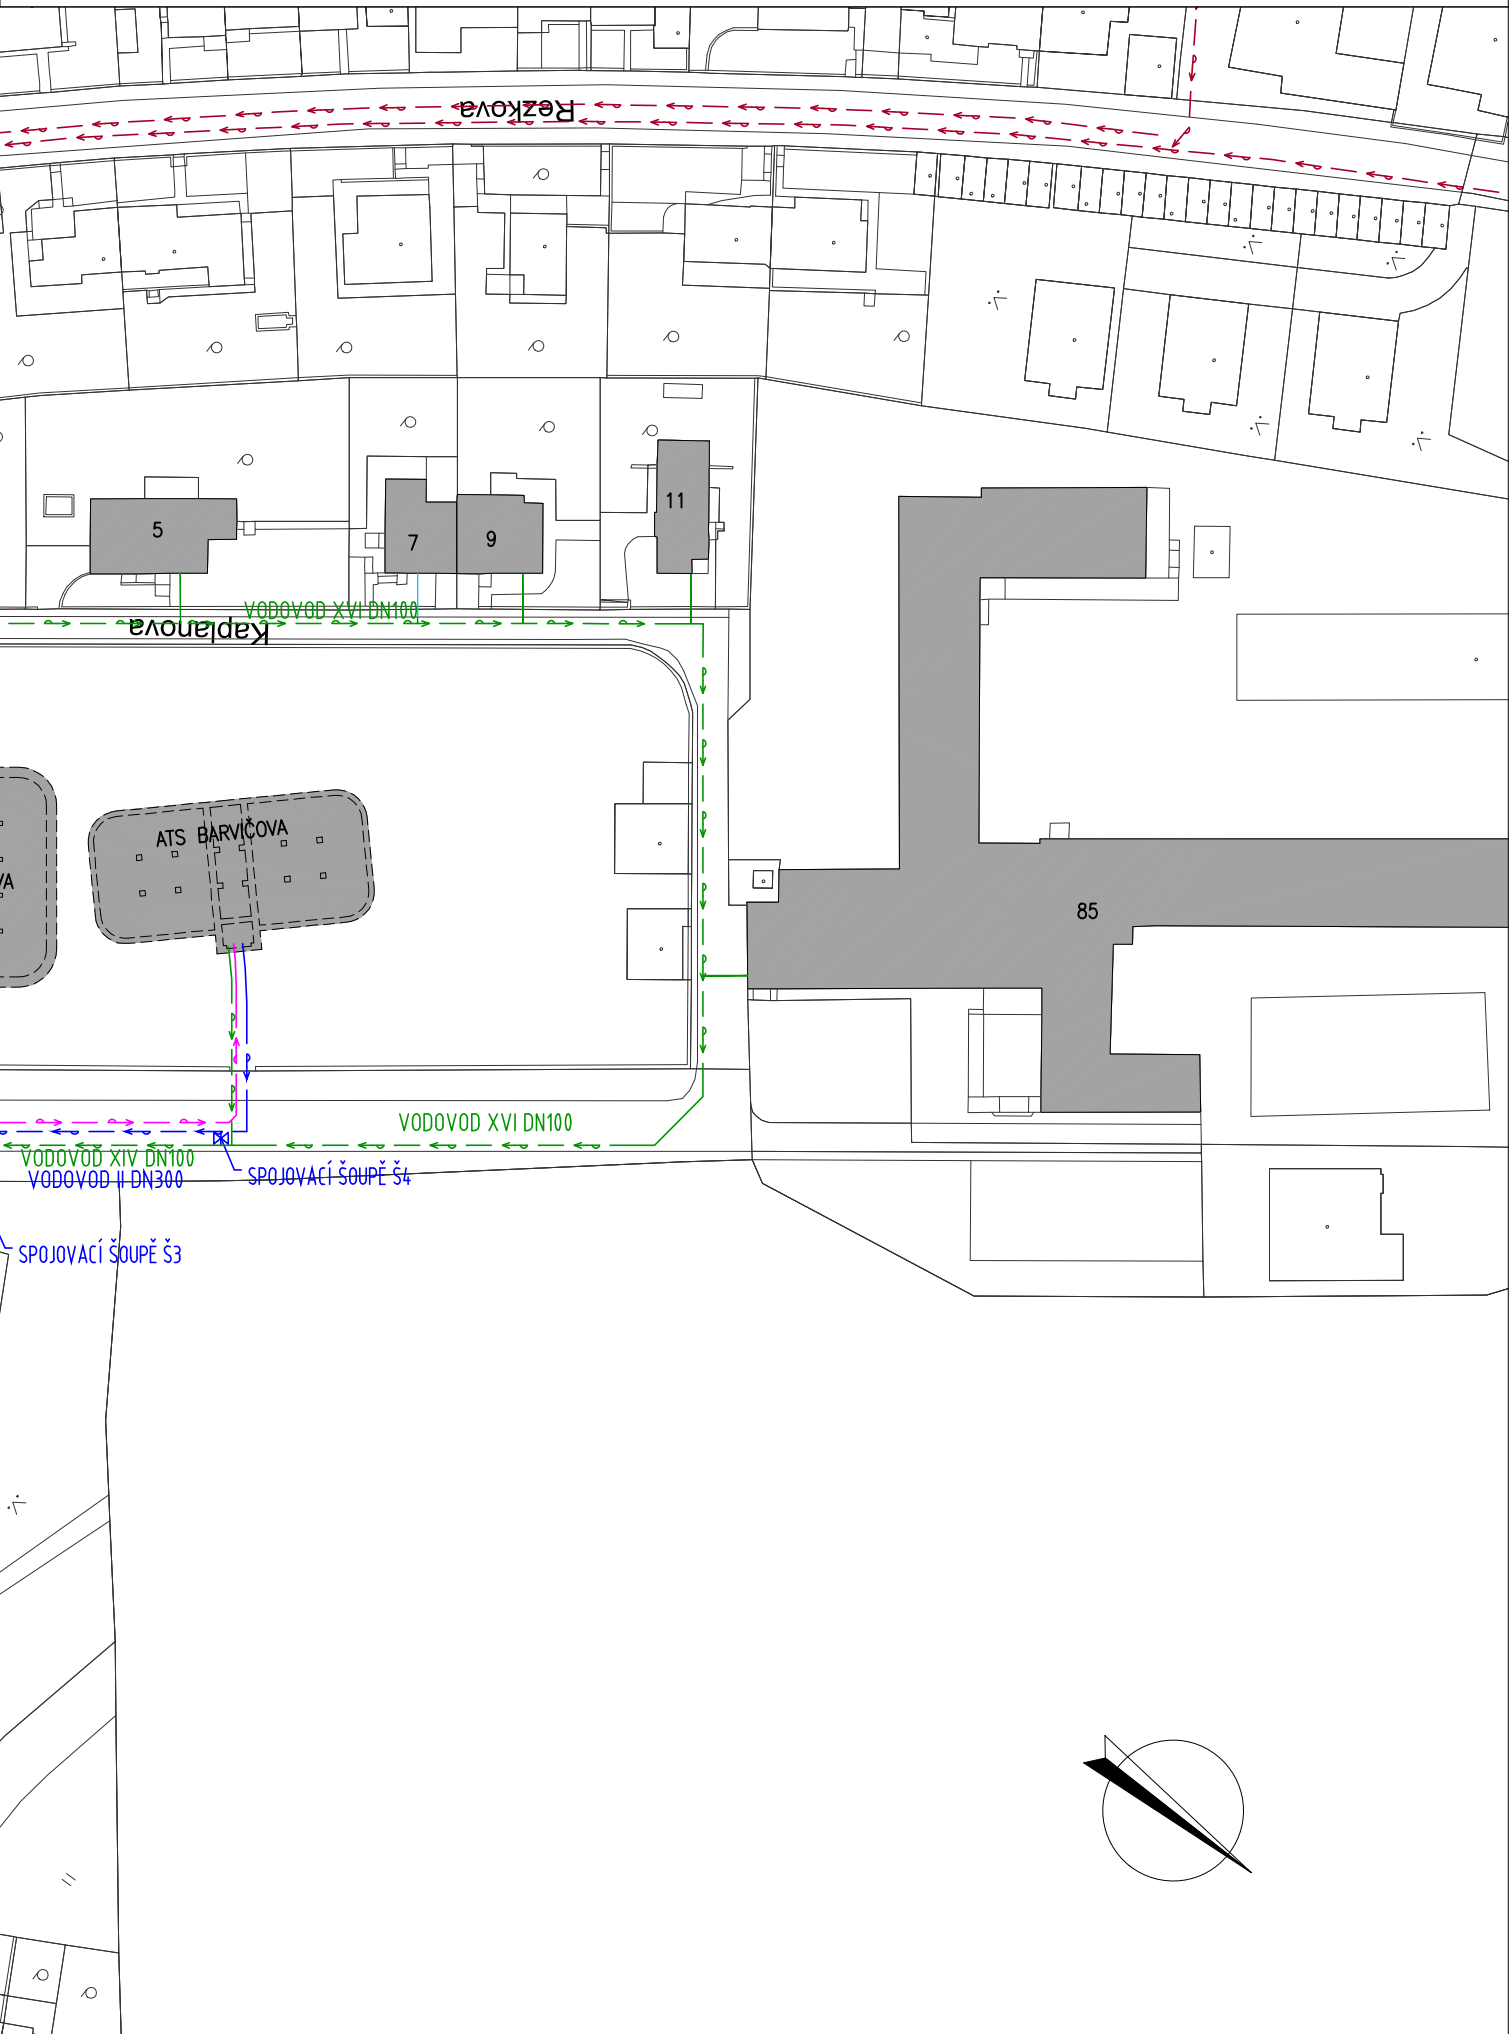





LEGENDA STÁVAJÍCÍCH INŽENÝRSKÝCH SÍTÍ:



 VODOVOD
 VODOVODNÍ PŘÍPOJKA

LEGENDA NÁVRHOVÝCH INŽENÝRSKÝCH SÍTÍ:

 VODOVOD (T.P. VDJ BARVIČOVA)
 VODOVOD (T.P. ATS BARVIČOVA)
 VODOVODNÍ PŘÍPOJKA (T.P. VDJ BARVIČOVA)
 VODOVODNÍ PŘÍPOJKA (T.P. ATS BARVIČOVA)

LEGENDA KOORDINOVANÝCH INŽENÝRSKÝCH SÍTÍ:

AKCE "Brno, Barvičova - rekonstrukce výtlačného potrubí" (zpracovatel: PROKAN smart, s.r.o., 08/2023)

 VODOVOD (VÝTLAK PRESLOVA-BARVIČOVA)
 VODOVOD (T.P. ATS BARVIČOVA)

AKCE "Brno, Rezkova - rekonstrukce kanalizace a vodovodu" (zpracovatel: AQUA PROCON, s.r.o., 06/2023)

 VODOVOD



PROKAN smart, s.r.o.
Píškova 585/4, 635 00 Brno
www.prokansmart.cz

Stavebník:
Statutární město Brno
Dominikánské nám. 196/1, 602 00 Brno

Vedoucí projektu:

Ing. Tomáš Frajt

Vypracoval:

Ing. Tomáš Frajt

Schválil:

doc. Ing. Petr Hlušík, Ph.D.

Inženýrská činnost:

Brněnské vodárny a kanalizace, a.s.
Pisárecká 555/1a, 603 00 Brno

Akce:

**Brno, Barvičova II, Kaplanova
- rekonstrukce kanalizace a vodovodu**

Měřítko: 1:1000

Datum: 08/2023

Stupeň PD: DUSP, PS

Číslo zakázky: 22 062

Příloha:

PŘEHLEDNÁ SITUACE - VODOVODNÍ PŘÍPOJKY

Paré:

Číslo přílohy:

D.4.2.2