


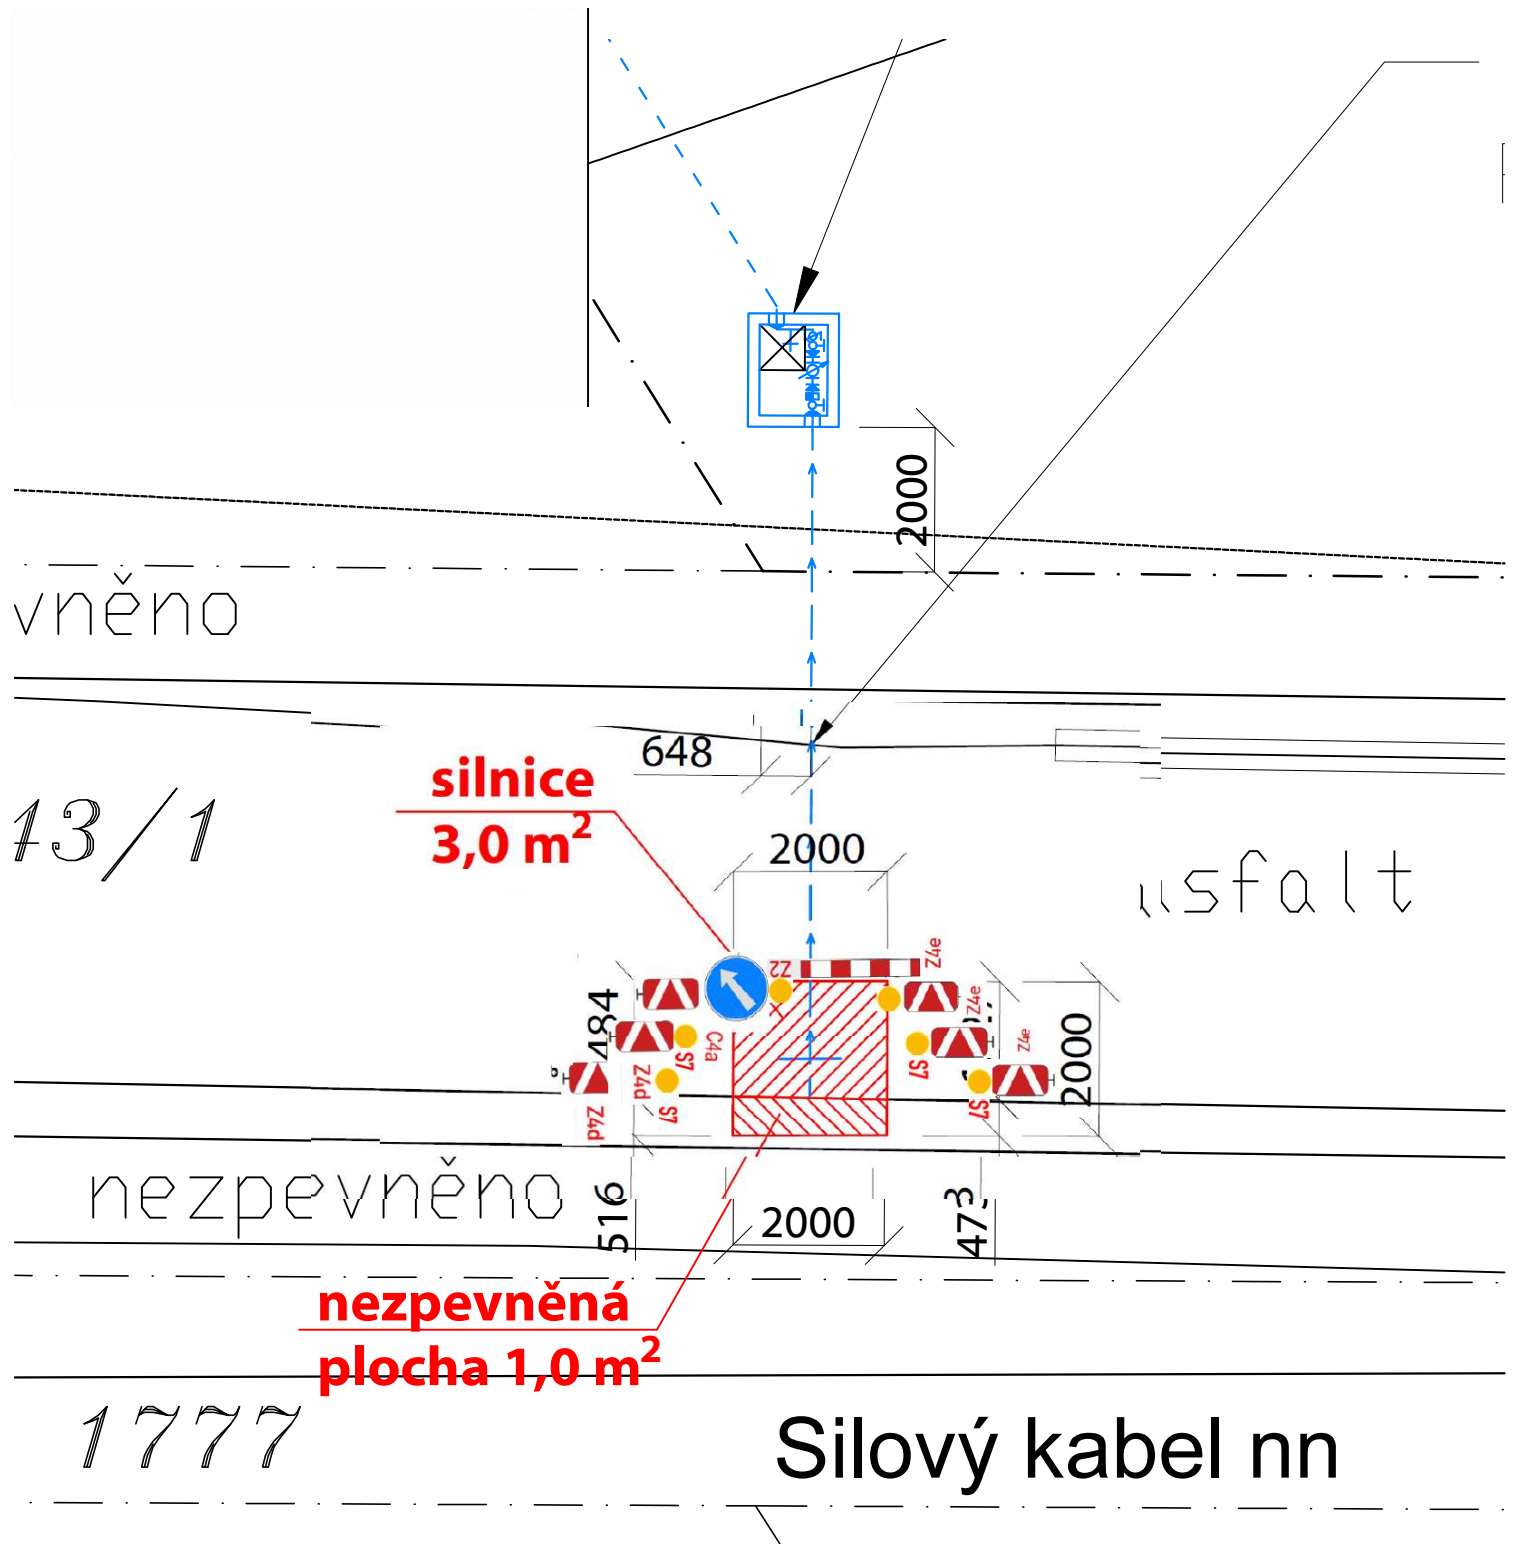

c.j. MMB/0390329/2026/TOMS

Zodp. projektant Ing. Faltýnková	Vypracoval Kučera	Kontroloval Ing. Sabol	 VODÁRENSKÁ AKČIOVÁ SPOLEČNOST, a.s. Soběšická 820/156, Lesná, 638 00 Brno	
Investor : MUDr. Martin Ráb, Sušilova 602/13, Veverčí, 602 00 Brno			Formát	
BRNO, MEDLÁNKY VODOVODNÍ PŘÍPOJKA K PARCELE parc.č. 1144/26			Datum	03/2025
			Účel	PS
			Čís. zak.	5565/25
SITUACE STAVBY			Měřítko 1:250	Čís.přílohy 04